

ТИПОВЫЕ МАТЕРИАЛЫ
ДЛЯ ПРОЕКТИРОВАНИЯ
272-023-22.87
КОМПЛЕКСНОЕ ПРЕДПРИЯТИЕ
ОБЩЕСТВЕННОГО ПИТАНИЯ
НА 300 МЕСТ (В КОНСТРУКЦИЯХ
СЕРИИ 1.020-1/83).

АЛЬБОМ 2
АРХИТЕКТУРНО-СТРОИТЕЛЬНЫЕ РЕШЕНИЯ
И
ТЕХНОЛОГИЯ

ТИПОВЫЕ МАТЕРИАЛЫ
ДЛЯ ПРОЕКТИРОВАНИЯ
272-023-22.87
КОМПЛЕКСНОЕ ПРЕДПРИЯТИЕ
ОБЩЕСТВЕННОГО ПИТАНИЯ
НА 300 МЕСТ (В КОНСТРУКЦИЯХ
СЕРИИ 1.020-1/83).

АЛЬБОМ 2

- АЛЬБОМ 1 ПОЯСНИТЕЛЬНАЯ ЗАПИСКА
АЛЬБОМ 2 АРХИТЕКТУРНО-СТРОИТЕ-
ЛЬНЫЕ РЕШЕНИЯ И ТЕХНО-
ЛОГИЯ
АЛЬБОМ 3 СМЕТНЫЙ РАСЧЕТ

22799-02


РАЗРАБОТАН ЦНИИЭП ТОРГОВО-БЫТОВЫХ
ЗДАНИЙ И ТУРИСТСКИХ КОМПЛЕКСОВ

ГЛАВНЫЙ ИНЖЕНЕР
ИНСТИТУТА *В. Носков*
ГЛАВНЫЙ АРХИТЕКТОР
ПРОЕКТА *О. Барышева*

ПРОЕКТ УТВЕРЖДЕМ ГОСГРАЖДАНСТРОЕМ
ПРИКАЗ № 467 ОТ 30. XII. 1986 г.

АЛ.2

СХЕМА ГЕНПЛАНА

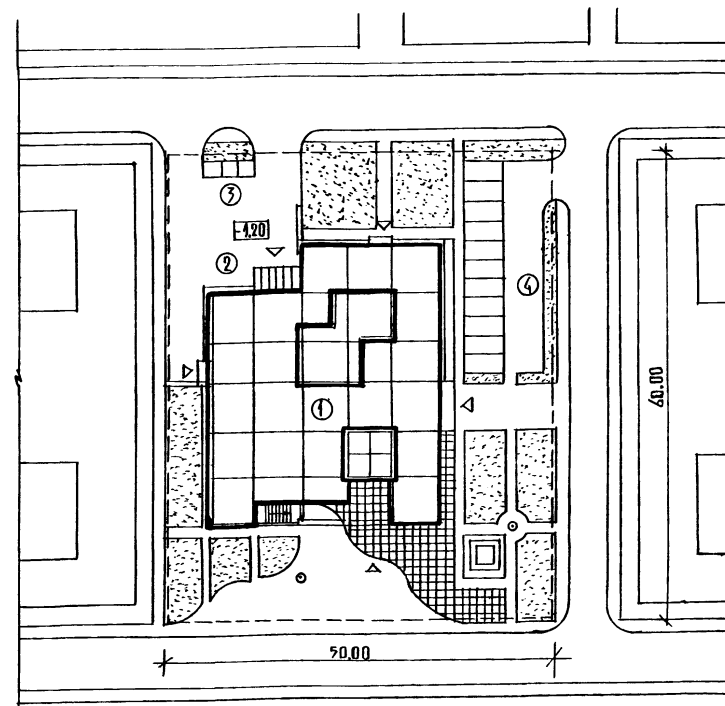

ЭКСПЛИКАЦИЯ

1. КОМПЛЕКСНОЕ ПРЕДПРИЯТИЕ ОБЩЕСТВЕННОГО ПИТАНИЯ НА 300 МЕСТ
2. ХОЗЯЙСТВЕННАЯ ЗОНА
3. МУСОРОСБОРНИКИ
4. АВТОСТОЯНКА

ПРОДОЛЖЕНИЕ ТАБЛ. 2

ПРОДОЛЖЕНИЕ ТАБЛ. 2

№ ПО ПЛАНУ	НАИМЕНОВАНИЕ	ПЛОЩАДЬ М ²	№ ПО ПЛАНУ	НАИМЕНОВАНИЕ	ПЛОЩАДЬ М ²
18	ТЕПЛОВОЙ ПУНКТ	46,6		План 2 этажа	
19	Кладовая сухих продуктов	15,0	49	Аванзал	
20	Кладовая и моечная тары	16,0	50	Зал ресторана на 150 мест	272,0
21	Кладовая напитков	8,5	51	Бар дневной на 50 мест	85,6
22	Приемочная продуктов	28,0	52	Подсобное помещение бара	14,3
23	Тамбур охлаждаемых камер	9,8	53	Моечная посуды	6,8
	Охлаждаемые камеры.		54	Артистическая	6,0
24	Молочных продуктов, широв и гастрономии	19,0	55	Буфет	20,0
25	Мясных, рыбных и п/ф	10,0	56	Помещение для официантов	6,3
26	Фруктов, ягод, напитков, овощей	10,0	57	Раздаточная	38,0
27	Неохлаждаемое помещение отходов	11,8	58	Моечная столовой посуды	29,2
28	Разгрузочная лифтов	12,5	59	Сервизная	10,8
29	Уборочный инвентарь	2,6	60	Холодный цех	18,4
30	Женский гардероб домашней и спецодежды	19,7	61	Моечная - кухонной посуды	9,2
31	Женские душевые	4,9	62	Горячий цех	56,9
32	Мужская душевая	2,8	63	Помещение для резки хлеба	6,5
33	Мужской гардероб домашней и спецодежды	17,5	64	Разгрузочная лифтов	12,5
34	Бельеяя	12,6	65	Коридор административный	13,7
35	Электрощитовая	7,2	66	Помещение зав. производством	6,1
36	Гардероб официантов	8,0	67	Помещение слесаря	6,0
37	С/у, комната личной гигиены женщин	4,9	68	Кантора	12,0
38	С/у мужской	3,0	69	Кабинет директора	6,6
39	Догоготовочный цех, цех обработки зелени	18,3	70	Главная касса	5,0
40	Тепловая завеса	6,6	71	Помещение персонала	12,0
41	Подсобное помещение	9,0	72	Радиозузел	7,3
42	Моечная столовой посуды закусочной	9,0	73	С/у женский	6,6
43	Коридоры производственные	69,8	74	С/у мужской	4,0
44	Коридор административный	20,0	75	Венткамера	58,7
45	Тамбуры посетительские	22,4	76	Коридор производственный	56,3
46	Тамбуры служебные	11,7	77	Туалетная	3,0
47	Летняя посадка на 24 места	29,4	78	Тамбур посетительский	3,6
48	Буфет	8,6	79	Летняя посадка на 48 мест	88,0
				План технического этажа	
			80	Венткамера	58,7
			81	Коридор	9,6
			82	Машинное отделение лифтов	35,5

ЭКСПЛИКАЦИЯ ПОМЕЩЕНИЙ ТАБЛИЦА 2

№ ПО ПЛАНУ	НАИМЕНОВАНИЕ	ПЛОЩАДЬ М ²
План 1 этажа		
1	Вестибюль ресторана и кафе	39,9
2	Зал кафе на 75 мест	119,7
3	Вестибюль закусочной	11,6
4	Закусочная на 25 мест	46,4
5	Зал магазина кулинарии	59,7
6	Отдел выдачи обедов на дом	7,5
7	Подсобная магазина кулинарии	9,0
8	Умывальная	5,74
9	С/у женский	10,2
10	С/у мужской	11,1
11	Гардероб верхней одежды	24,9
12	Горячий цех	37,5
13	Моечная столовой посуды кафе	16,6
14	Моечная кухонной посуды	10,0
15	Охлаждаемая камера отходов	6,7
16	Место установки холодильно-го агрегата	2,6
17	Кладовая инвентаря и посуды	11,0

ВЕДОМОСТЬ ЧЕРТЕЖЕЙ ТАБЛИЦА 1

ЛИСТ	НАИМЕНОВАНИЕ	ПРИМЕЧАНИЕ
1	Схема генплана, ведомость чертежей, экспликация помещений	
2	План 1 этажа между осями А-Д	
3	План 1 этажа между осями Д-И	
4	План 2 этажа между осями А-Д	
5	План 2 этажа между осями Д-И. План технического этажа.	
6	Главный фасад	
7	Фасады А-И, И-А	
8	Фасад 7-Г. Разрез I-I	
Технологическая часть		
1	План 1 этажа между осями А-Д	
2	План 1 этажа между осями Д-И	
3	План 2 этажа между осями А-Д	
4	План 2 этажа между осями Д-И	
5-7	Спецификация оборудования	

Настоящий проект выполнен в соответствии с действующими нормами и правилами

Гл арх проекта *Барышева О.А.* Барышева О.А.

Гл инж проекта *Куликов П.А.* Куликов П.А.

ТМП 272-023-22 87 А Р

Дир. МСТ	Букон			
Гл инж	Самовер			
Н. контр	Дурново			
Гл П	Барышева			
Гл П	Куликов			
Рук. групп	Чесова			
Архит.	Михайлова			



КОМПЛЕКСНОЕ ПРЕДПРИЯТИЕ ОБЩЕСТВЕННОГО ПИТАНИЯ НА 300 МЕСТ

СХЕМА ГЕНПЛАНА, ВЕДОМОСТЬ ЧЕРТЕЖЕЙ, ЭКСПЛИКАЦИЯ ПОМЕЩЕНИЙ

ЦНИИЭП



ТОРГОВО-БЫТОВЫХ ЗАДАЧИ ТРЕТЬЕГО КОМПЛЕКСА

А1.2

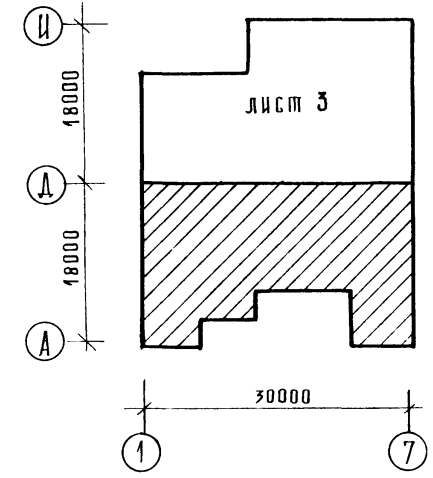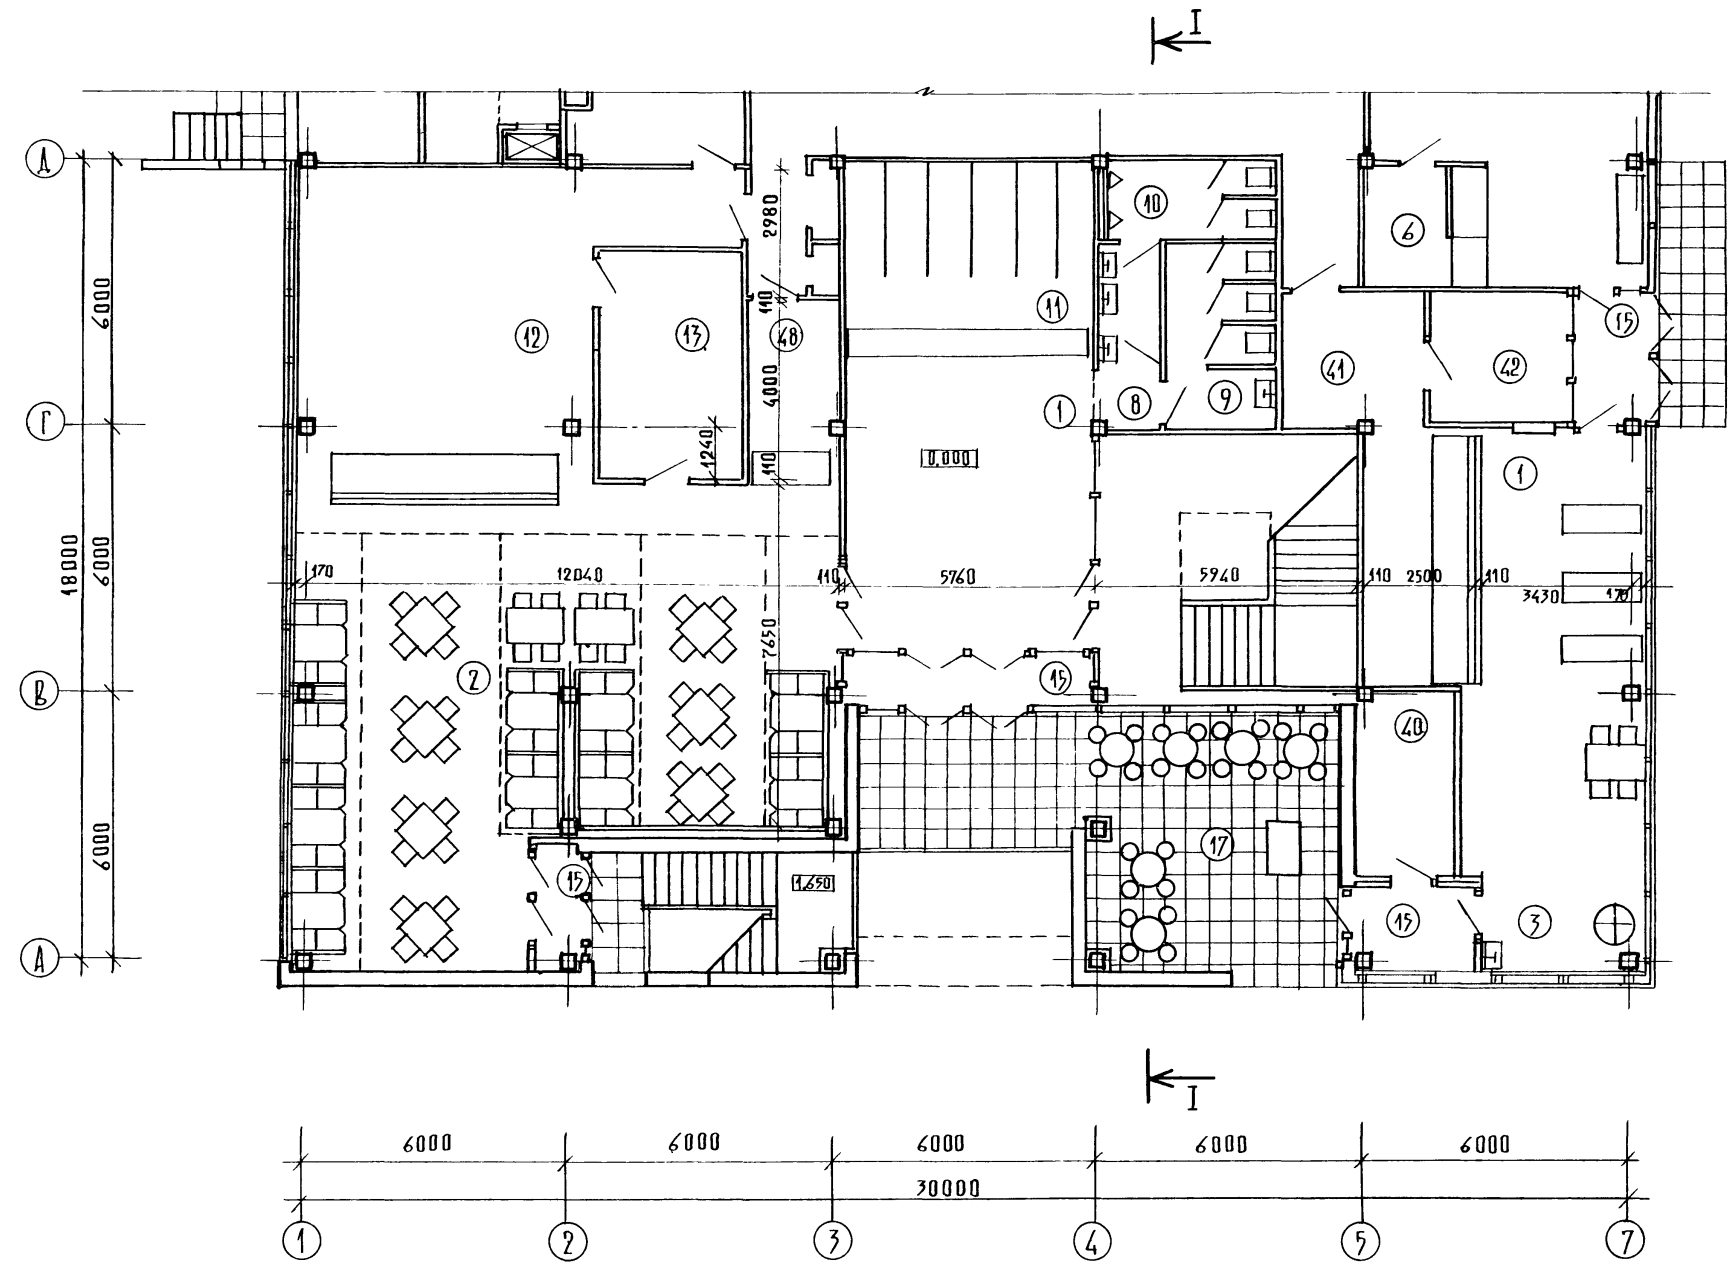

ШЕД. К. ПОДА. ПОДП. ЧАСТА. ВЗАМ. ШЕД. К.



		ТПП272-023-22.87 АР			
Дир. Мест. БИКЕДИ	<i>[Signature]</i>	КОМПЛЕКСНОЕ ПРЕДОПЛАТНОЕ ОБЩЕСТВЕННОГО ПИТАНИЯ НА 300 МЕСТ	ЭТАЖИЯ	ЛИСТ	ЛИСТОВ
ГЛАВ. ИНЖ. САМОВЕР	<i>[Signature]</i>		П	2	8
И. КОНТР. ДУРОВО	<i>[Signature]</i>	ПЛАН 1 ЭТАЖА МЕЖДУ ОСЯМИ А-Д	ЦНИИЭП ТОРГОВО- БЫТОВЫХ ЗДАНИЙ И ТУРИСТИЧЕСКОГО КОМПЛЕКСА		
ГЛАВ. П. БАРЫШЕВА	<i>[Signature]</i>				
ГЛАВ. П. КУЛЯКОВ	<i>[Signature]</i>				
ДУК. ГРАФ. ЧЕСОВА	<i>[Signature]</i>				
АРХИТ. МИХАЙЛОВА	<i>[Signature]</i>				

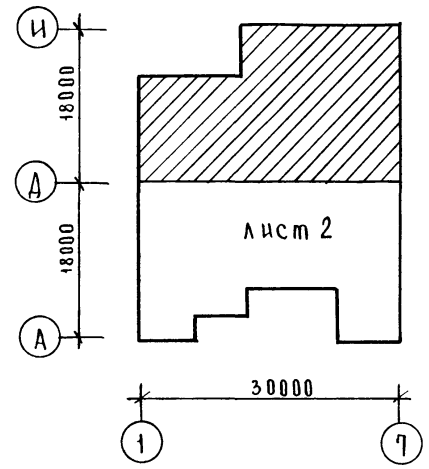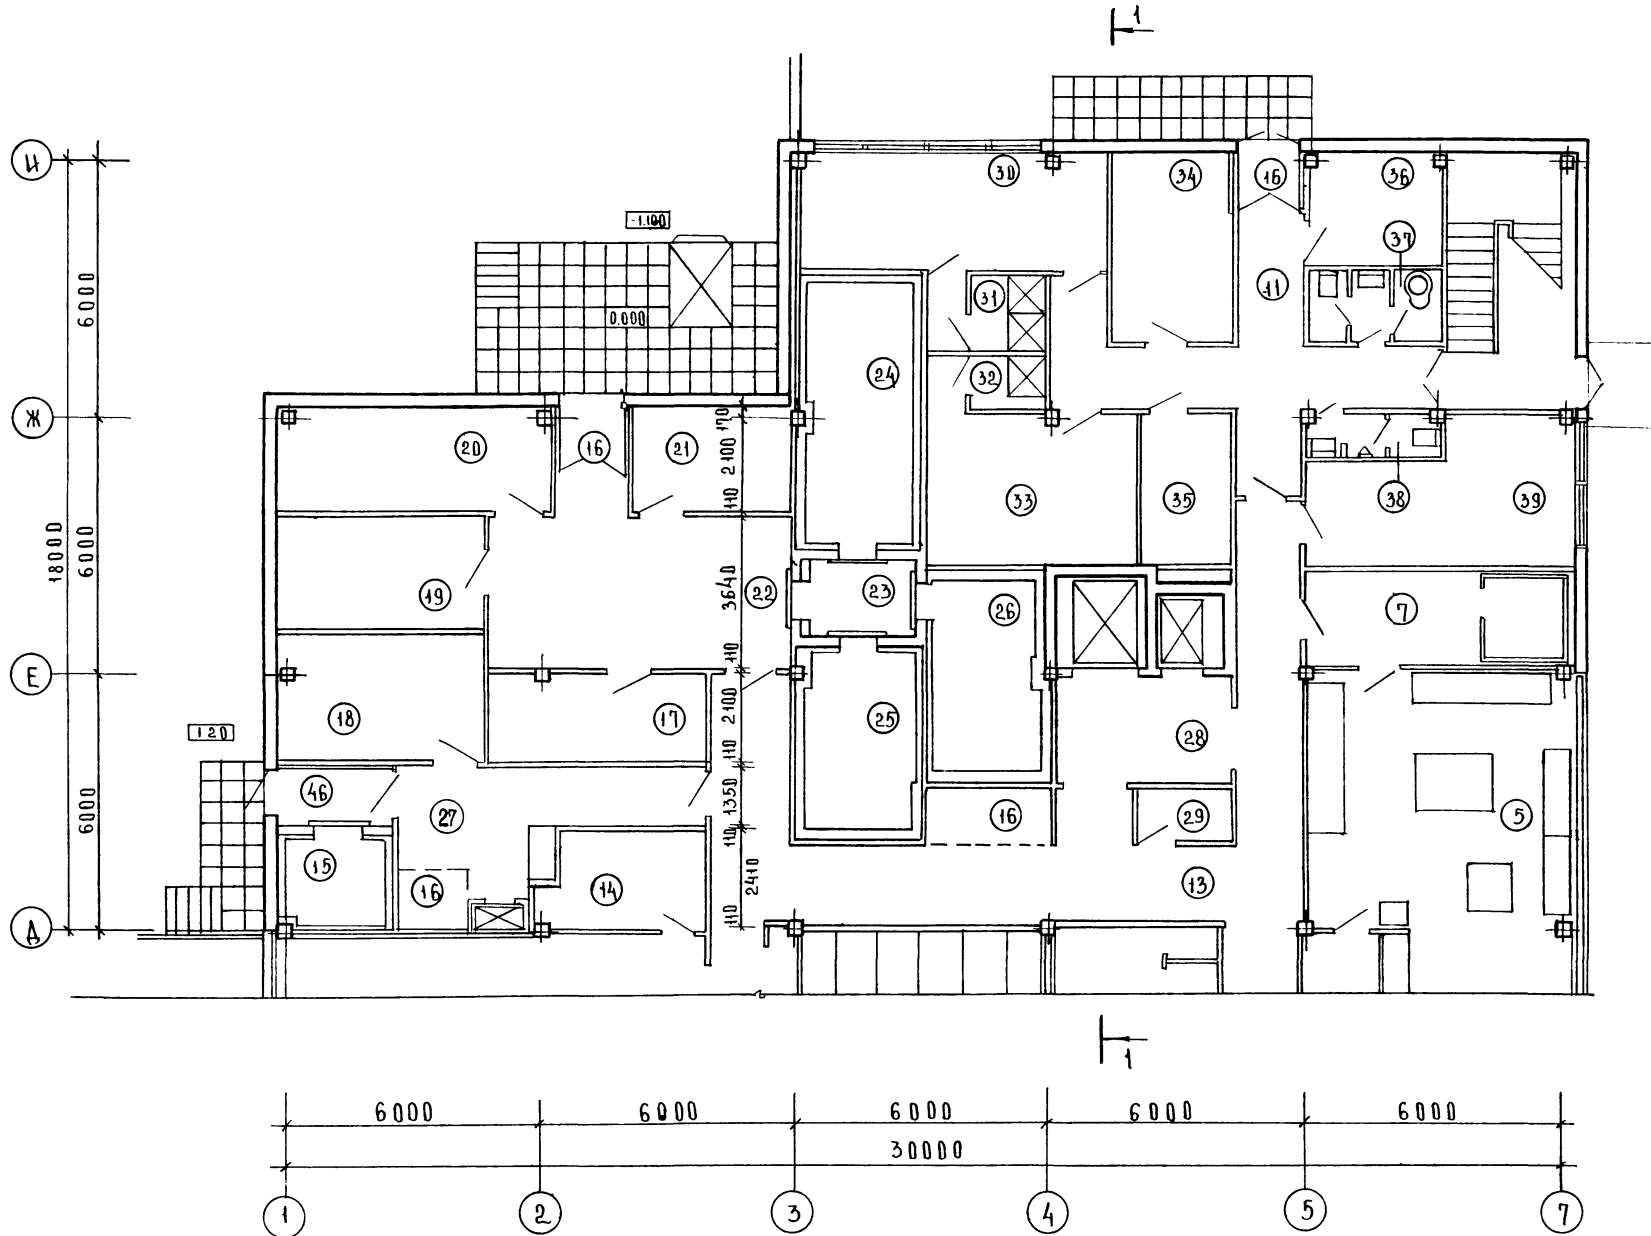

ИНВЕНТАРЬ
ТАБЛИЦА № 1
ДАТА ВЗАИМ.ИЗМ. №

		ТМД 272-023-22.87		АР	
РУК. МАСТ	БИКСОН	КОМПЛЕКСНОЕ ПРЕДПРИЯТИЕ ОБЩЕСТВЕННОГО ПИТАНИЯ НА 300 МЕСТ	СТАЦИЯ	ЛНСТ	ЛНСТОВ
ГЛАВ. ИНЖ. М.	САМОВЕР		п	3	8
ГЛАВ. АРХ.	БАРЫШЕВА	ПЛАН 1 ЭТАЖА МЕЖДУ ОСЯМИ Д-И	ЦНИИЭП ТОРГОВО- СЕРВИСНО- ЗАДАНИИ ТУРИСТСКИХ КОМПЛЕКСОВ		
ГЛАВ. Р. АРХ.	ЧЕСОВА				
АРХИТ.	МИХАЙЛОВА				
Н. КОНТР.	ДУРНОВО	КОПИРОВАЛ			ФОРМАТ А2

А.2

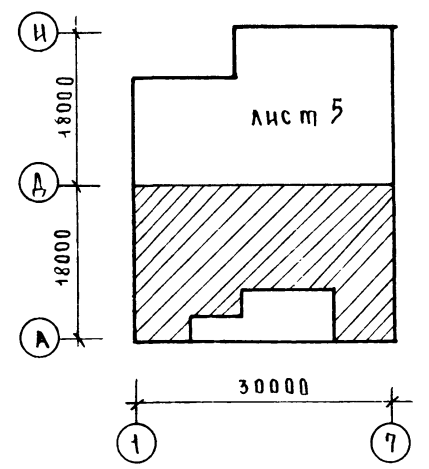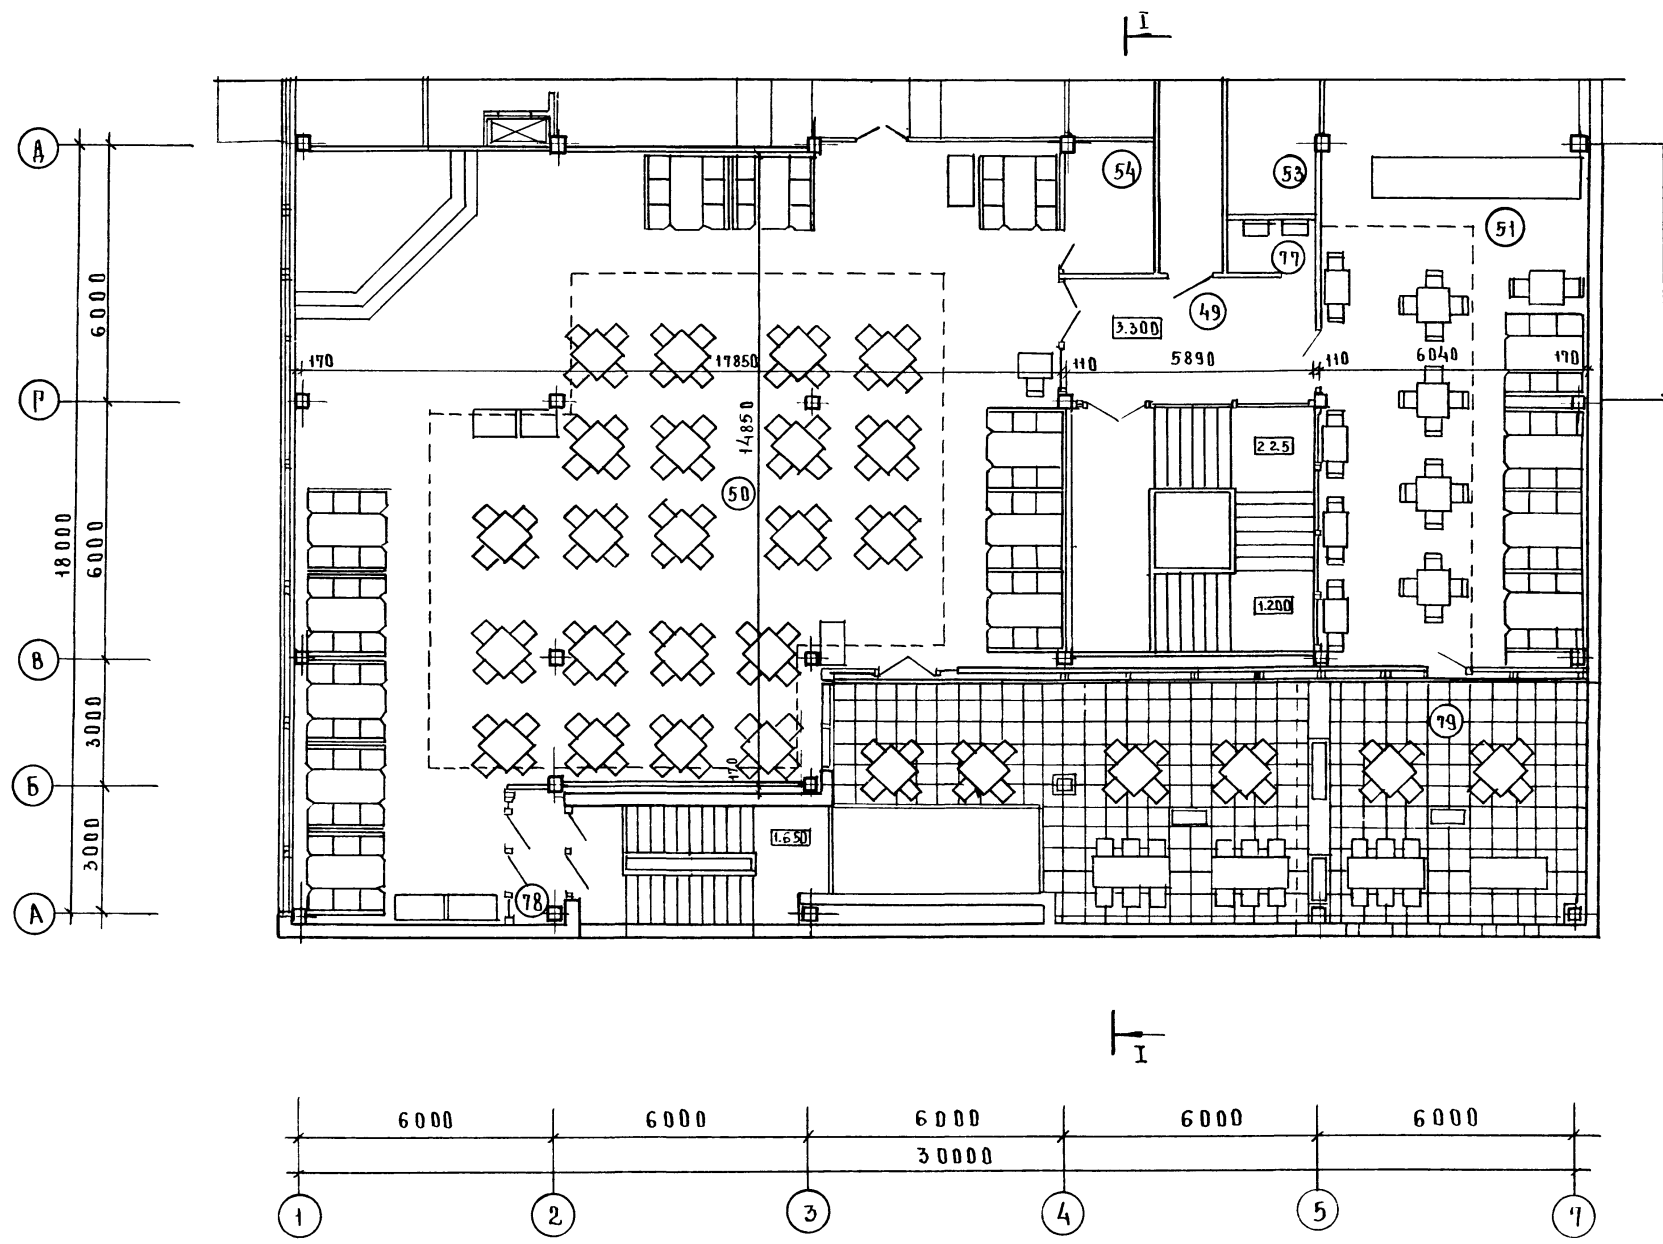

ИНВ. № ПОД/ПОДЛ. И ДАТА ВЗАИМ. НРВ.Н

		ТМП.272-023-22.87		АР	
РУК.МАСШ	БИКСОН	КОМПАКСНОЕ ПРЕДПРИЯТИЕ ПЕЩЕВСКОГО ПИТАНИЯ НА 300 МЕСТ	СТАДИЯ	ЛИСТ	ЛИСТОВ
ГА ИЖИ	САМОВЕР		п	4	8
ГА П	БАРЫШЕВА		ПЛАН 2 ЭТАЖА МЕЖДУ ОСЯМИ "А-А"		
ГИП	КУЛИКОВ		ЦНИИЭП		
РУК.ГР.АРХ	ЧЕСОВА		ТОВАРИЩЕСТВО С ОГРАНИЧЕННОЙ ОТВЕТСТВЕННОСТЬЮ "ЦНИИЭП"		
АРХ И П	МИХАЙЛОВА				
Н.КОНТР.	ДУРНОВО				


КОПИРОВАЛ

ФОРМАТ А2

22799-02

А.А.2

10.300
 9.700
 7.800
 6.000
 4.200
 2.700
 0.000
 -0.200

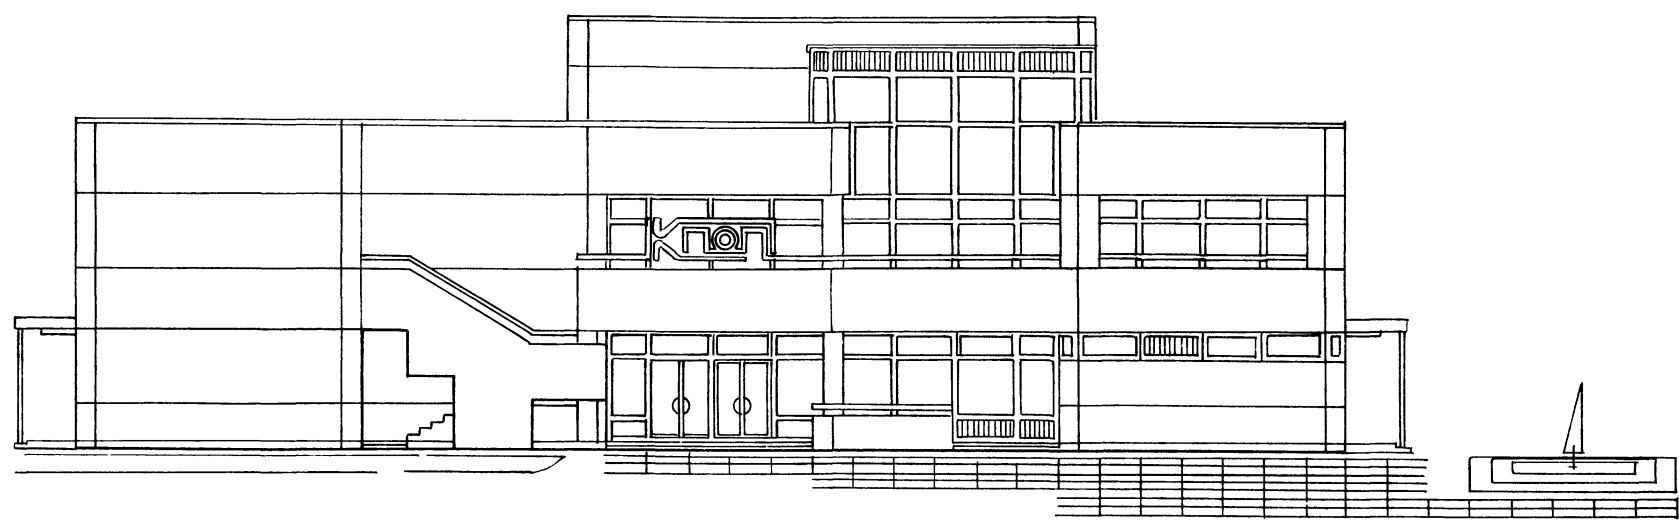

1

7

ИИВ №10/04А ПОДП. Ч.А.А.ТА. ВЗ.А.М. ИИВ.А.

		ТП.272-023-22.87		АР			
РУК.МАСТ.	БНКСОН			КОМПЛЕКСНОЕ ПРЕДПРИЯТИЕ ОБЩЕСТВЕННОГО ПИТАНИЯ НА 300 МЕСТ	СТАДИЯ	ЛИСТ	ЛИСТОВ
ГЛАВ.ИИЖ.	САМОВЕР				П	6	8
ГЛАВ.П.	БАРЫШЕВА			ГЛАВНЫЙ ФАСАД	ЦНИИЭП ТОРГОВО- БЫТОВЫХ ЭКОНОМИКИ ТРУДОВЫХ КОМПЛЕКСОВ		
ГЛАВ.П.	КУЛИКОВ						
РУК.ГР.АРХ.	ЧЕСОВА						
АРХИТ.	МИХАЙЛОВА						
И.КОНТР.	ДУРНОВО						


КОПИРОВАЛ

ФОРМАТ А 2


22799-02

АА.2

ФАСАД А-И

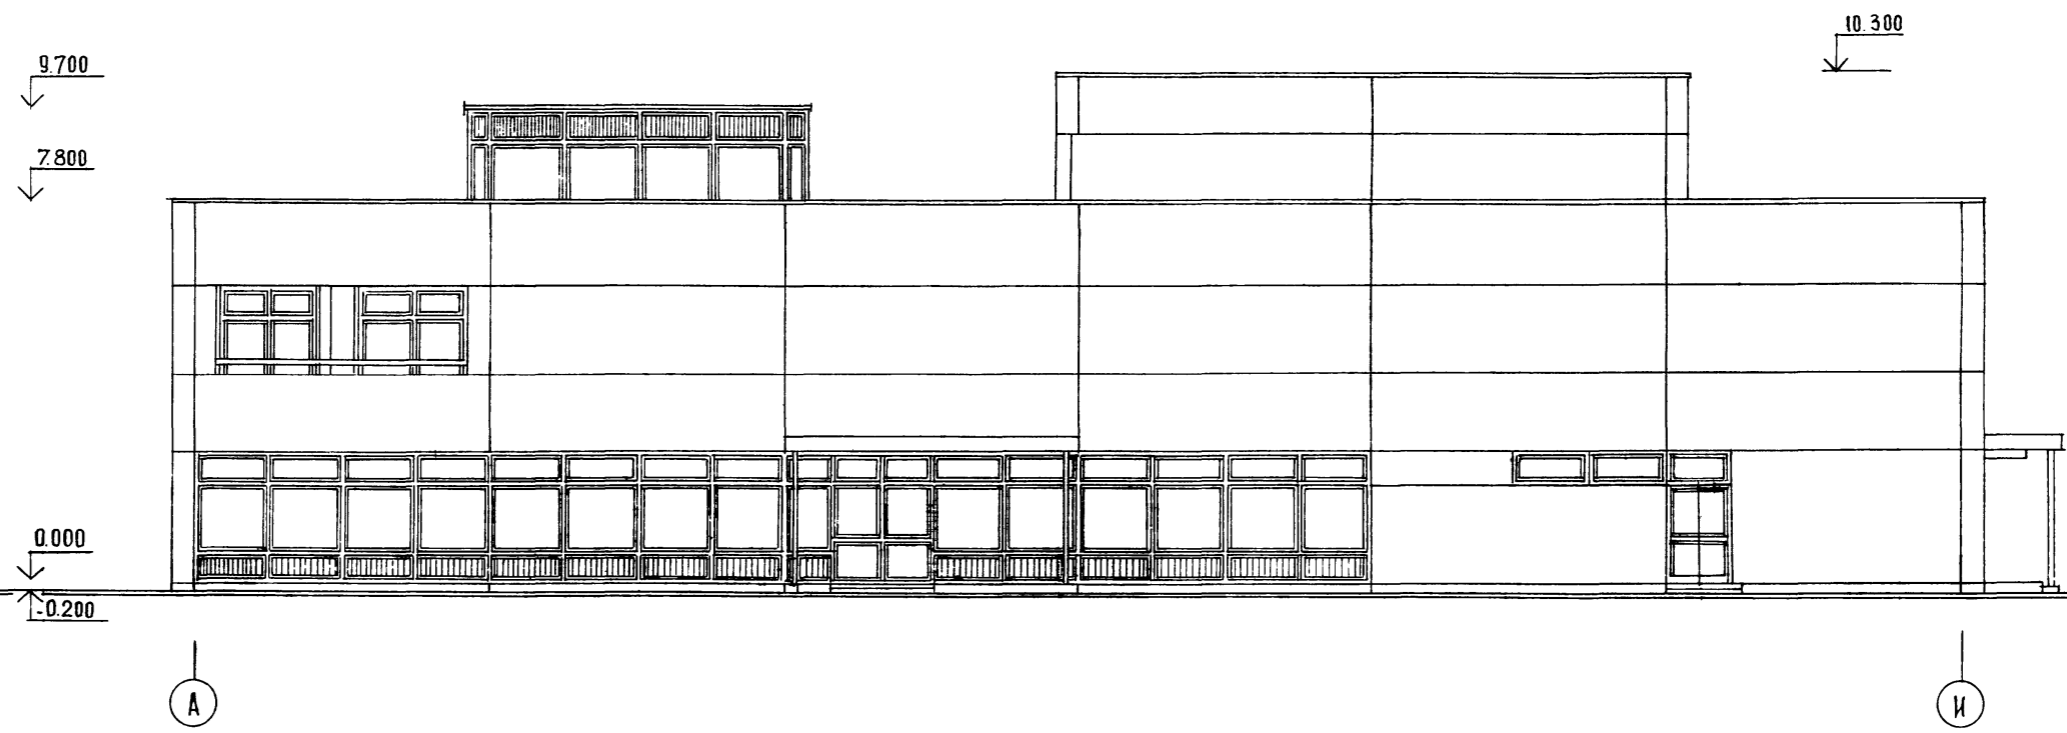

ФАСАД И-А

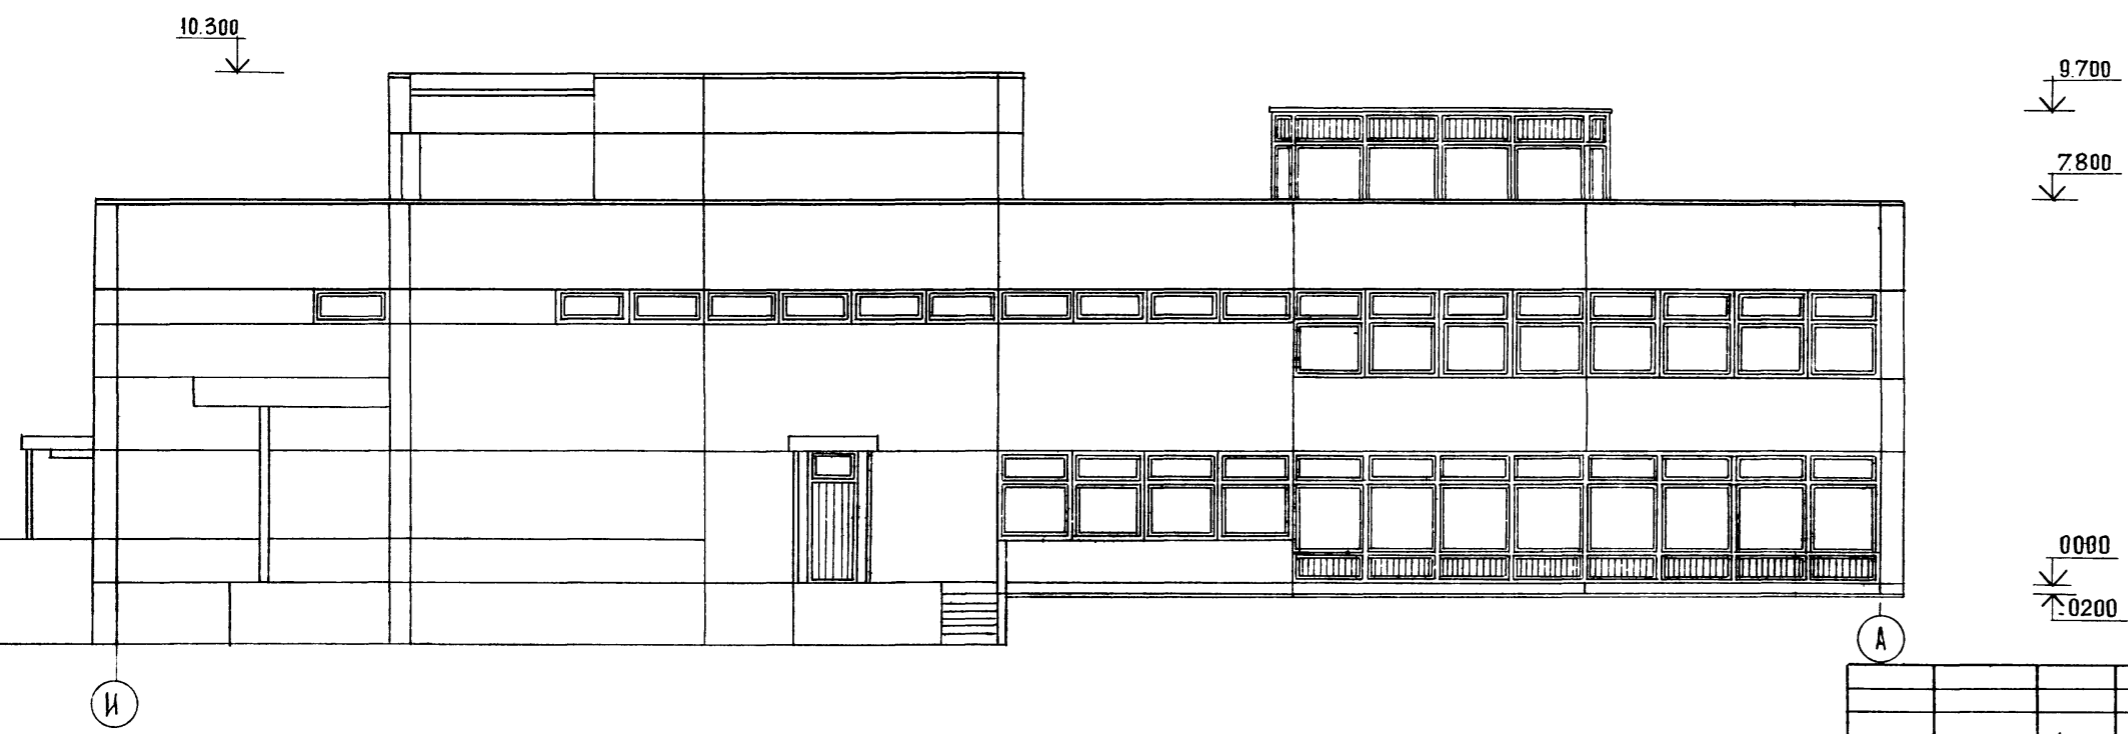


ИНВ. № ПР. РА. ПОДПИСЬ И ДАТА. ВЗАМ. ИНВ. №


		ТПП 272-023-22.87		АР	
РУК. МАСТ.	БИКСОН	<i>[Signature]</i>	КОМПЛЕКСНОЕ ПРЕДПРИЯТИЕ ОБЩЕСТВЕННОГО ПИТАНИЯ НА 300 МЕСТ	ЭТАЖА	ЛИСТ
ГЛ. ИНЖ. М.	САМОВЕР			П	7
Г. А. П.	БАРЫШЕВА	<i>[Signature]</i>	ФАСАДЫ А-И; И-А	ЛИСТОВ	8
ГИП	КУЛИКОВ			ЦНИИЭП	
РУК. ГР. АР.	ЧЕСОВА	<i>[Signature]</i>	ПОРГОВО БЫТОВЫХ ЗАДАНИЙ И ТУРИСТСКИХ КОМПЛЕКСОВ		
АРХИП.	МИХАЙЛОВА				
И. КОНТР.	БУРНОВО	<i>[Signature]</i>			

АЛ 2

РАЗРЕЗ I-I


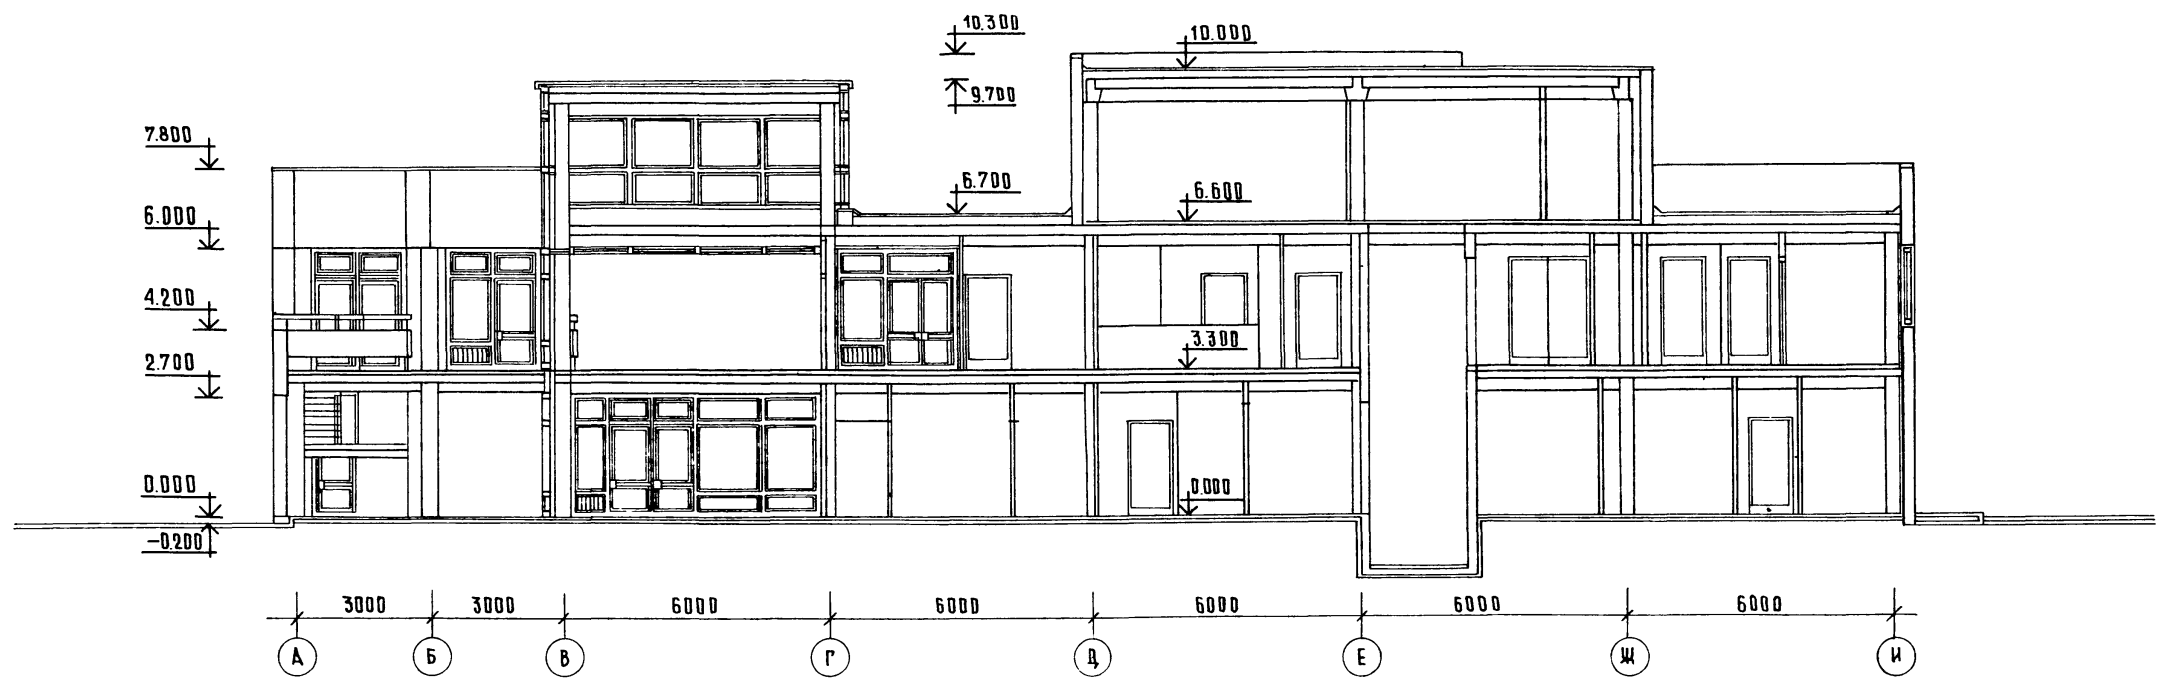


ФАСАД 7-1

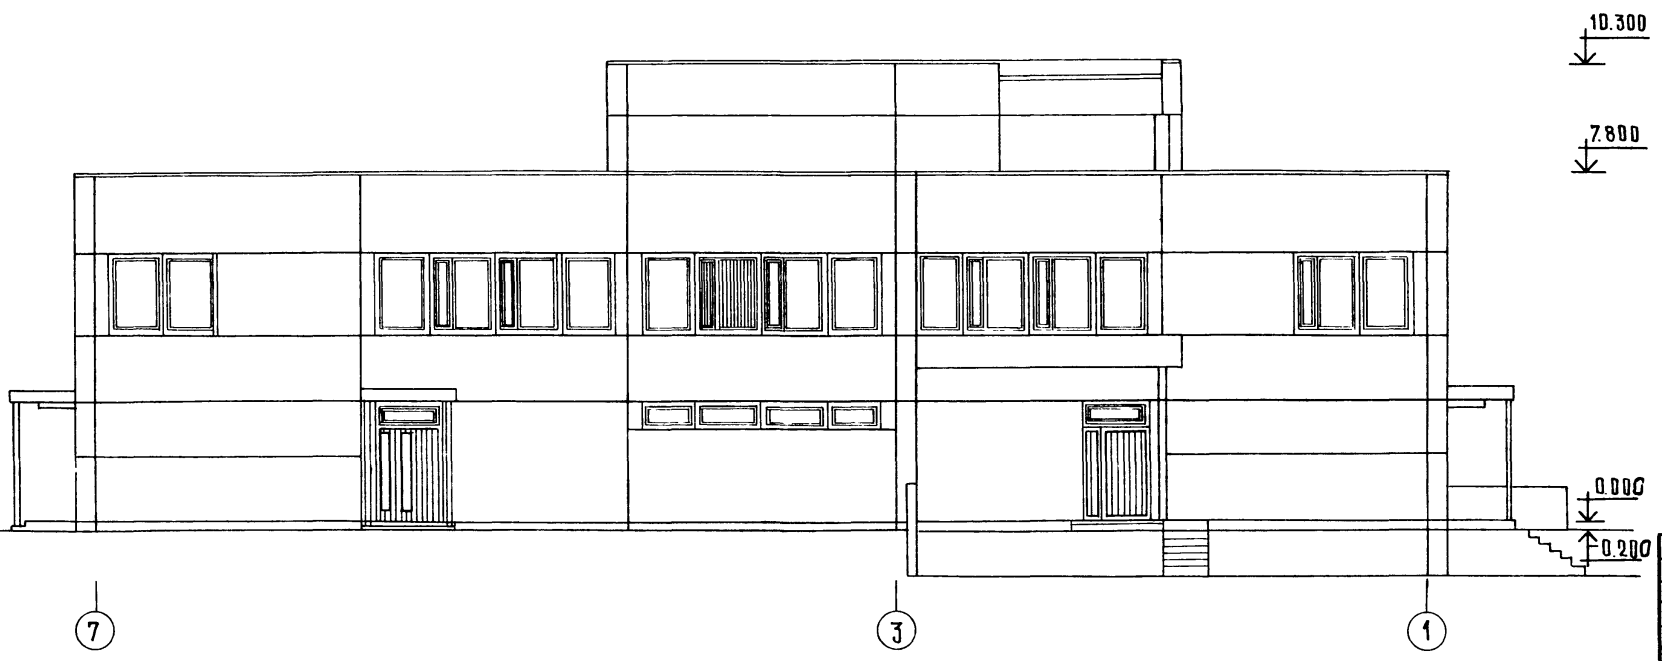

РУК МАСТ		БИКСОН	ТПП272-023-22.87			АР		
И.КОНТР		<i>[Signature]</i>	КОМПЛЕКСНОЕ ПРЕДПРИЯТИЕ			СТАДИЯ	ЛИСТ	ЛИСТОВ
ГЛА.ИНИЖ.М		САМОВЕР	ОБЩЕСТВЕННОГО ПИТАНИЯ			П	8	8
ГЛА.П		БАРЫШЕВА	НА 300 МЕСТ					
ГИП		КУЛИКОВ	РАЗРЕЗ I-I			ЦНИИЭП		
РУК ГР.АРХ		ЧЕСОВА	ФАСАД 7-1			ТОРГОВО-БЫТОВОЕ ЗДАНИЕ И ТУРИСТСКИЙ КОМПЛЕКС		
АРХИТ.		МИХАИЛОВА						
И.КОНТР		ДУРНОВ						


ИНВ. И ПОДЛ. ПОДПИСЬ И ДАТА ВЗАМ. ИНВ. И

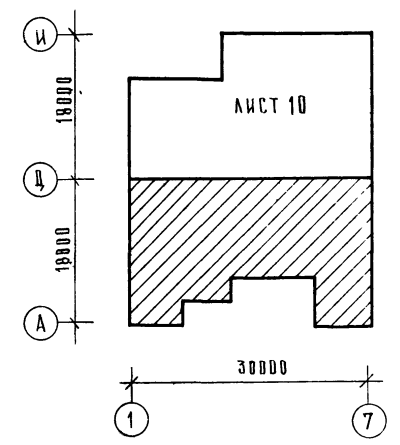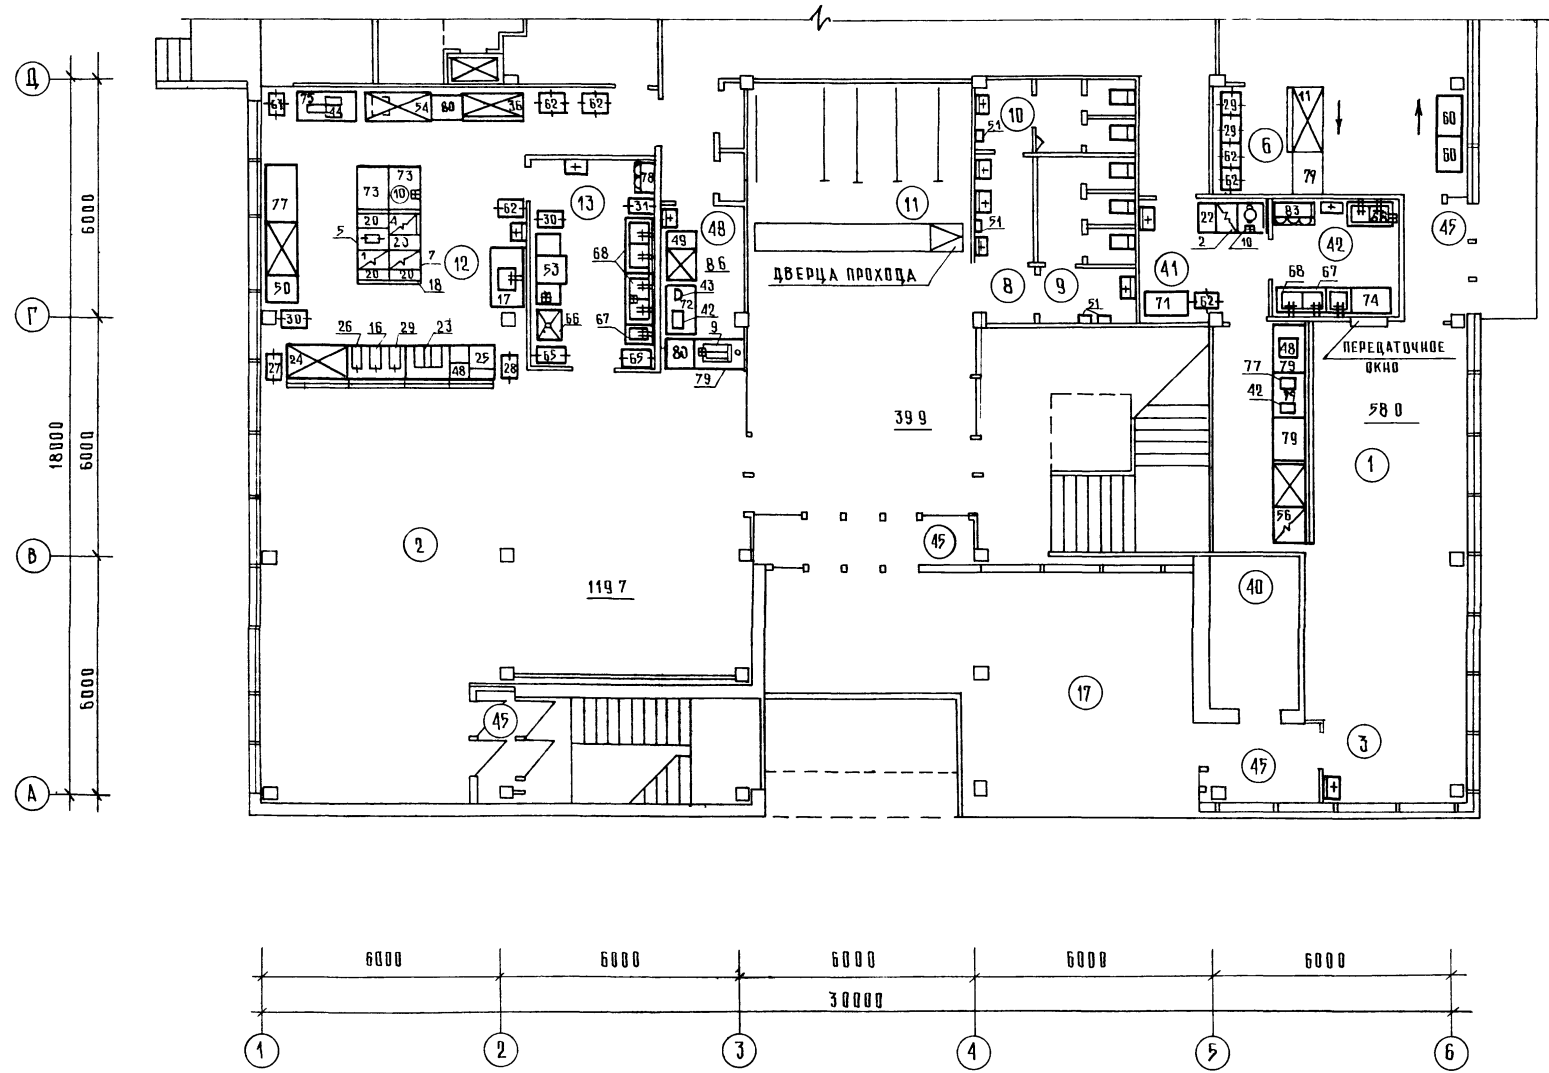


ИМЯ И ПОДП. ПОДПИСЬ И ДАТА. ВЗАМ. ШИВ И

		ТПП.272-023-22.87	ТХМ		
		Комплексное предприятие общественного питания на 300 мест			
НАЧ. ОТД.	КАЛУГИН	Иван	СТАДИЯ	ЛИСТ	ЛИСТОВ
И КОНТР.	РОМАНОВА	Юлия	П	1	7
ТИП	ЦАТРИК	Алла	ЦНИИЭП		
РУК. ГР.	ДУШАКОВА	Светлана	ТОРГОВО-БУКОВЫХ ЗДАНИИ И ТУРИСТСКИЕ КОМПЛЕКСЫ		
СТ. ИНИЖ.	БОЧКОВА	Евгения	План 1 этажа между осями А-Д		

АЛ. 2

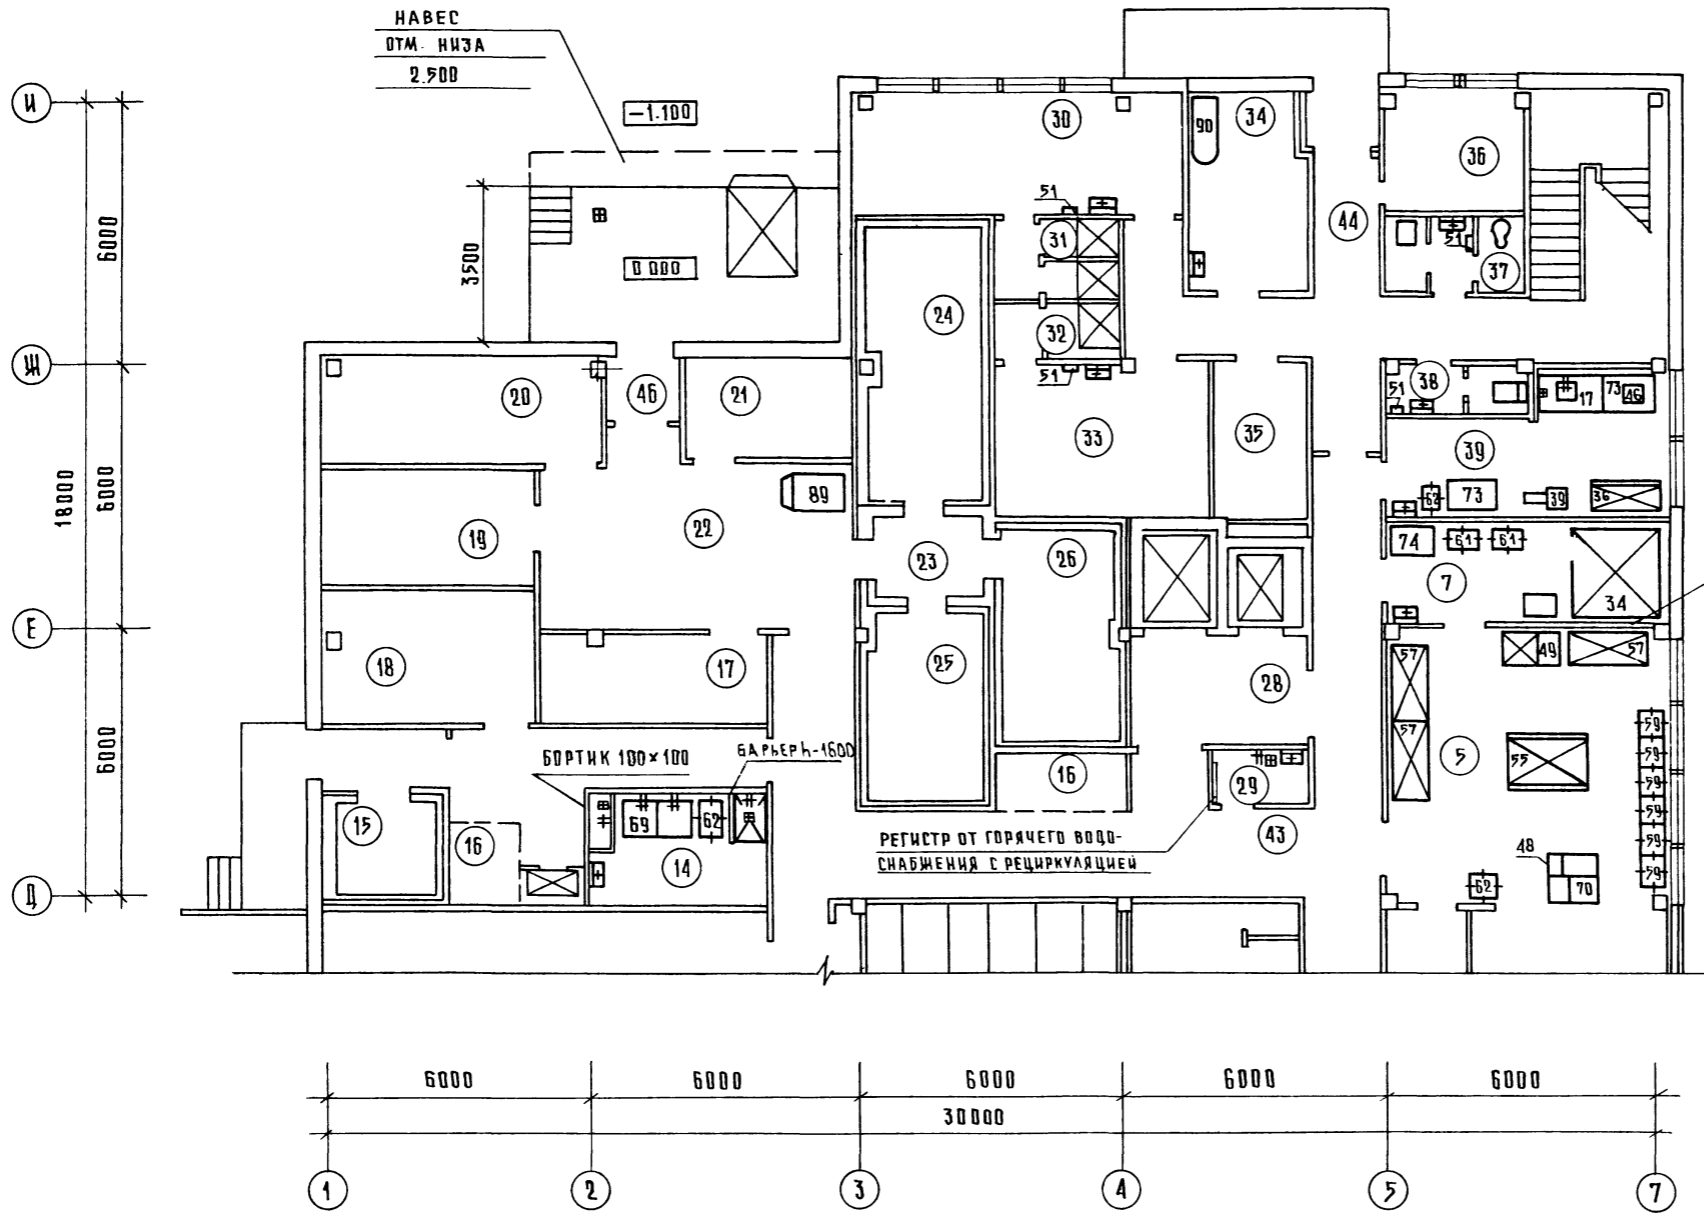



ПЕРЕГОРОДКУ УСТАНАВЛИВАТЬ
ПОСЛЕ МОНТАЖА КАМЕРЫ ПОЗ./34/

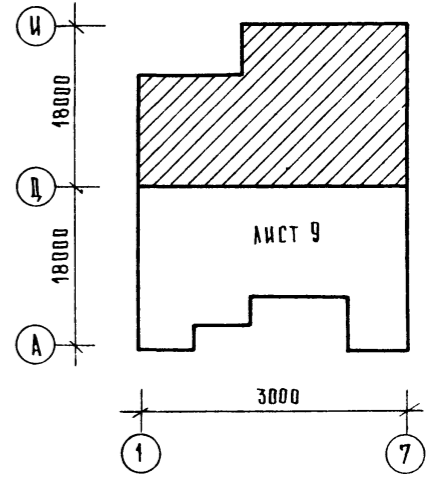

ИЗМ. И ПОДА. ПОДПИСЬ И ДАТА ВЗАМ. ИЛИ В

		ТПП.272-023-22.87	ТХМ			
НАЧ. ОТД.	КЛАУДИН	КОМПЛЕКСНОЕ ПРЕДПРИЯТИЕ ОБЩЕСТВЕННОГО ПИТАНИЯ НА 300 МЕСТ ПЛАН 1 ЭТАЖА МЕЖДУ ВСЯМИ Д-И	СТАНЦИЯ	ЛИСТ	ЛИСТОВ	
И. КОНТР.	ВМАНОВА		П	2	7	
ГИП	ПАТРИК		ЦНИИЭП ТОРГОВО- БЫТОВЫХ ЗДАНИЙ И КУРЬЕРСКОГО КОМПЛЕКСА			
РУК. ГР.	АРУШАНОВА					
СТ. ИНЖ.	БЫЧКОВА					





АА.2

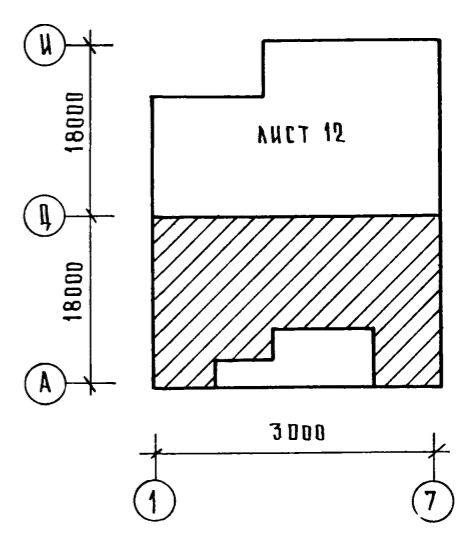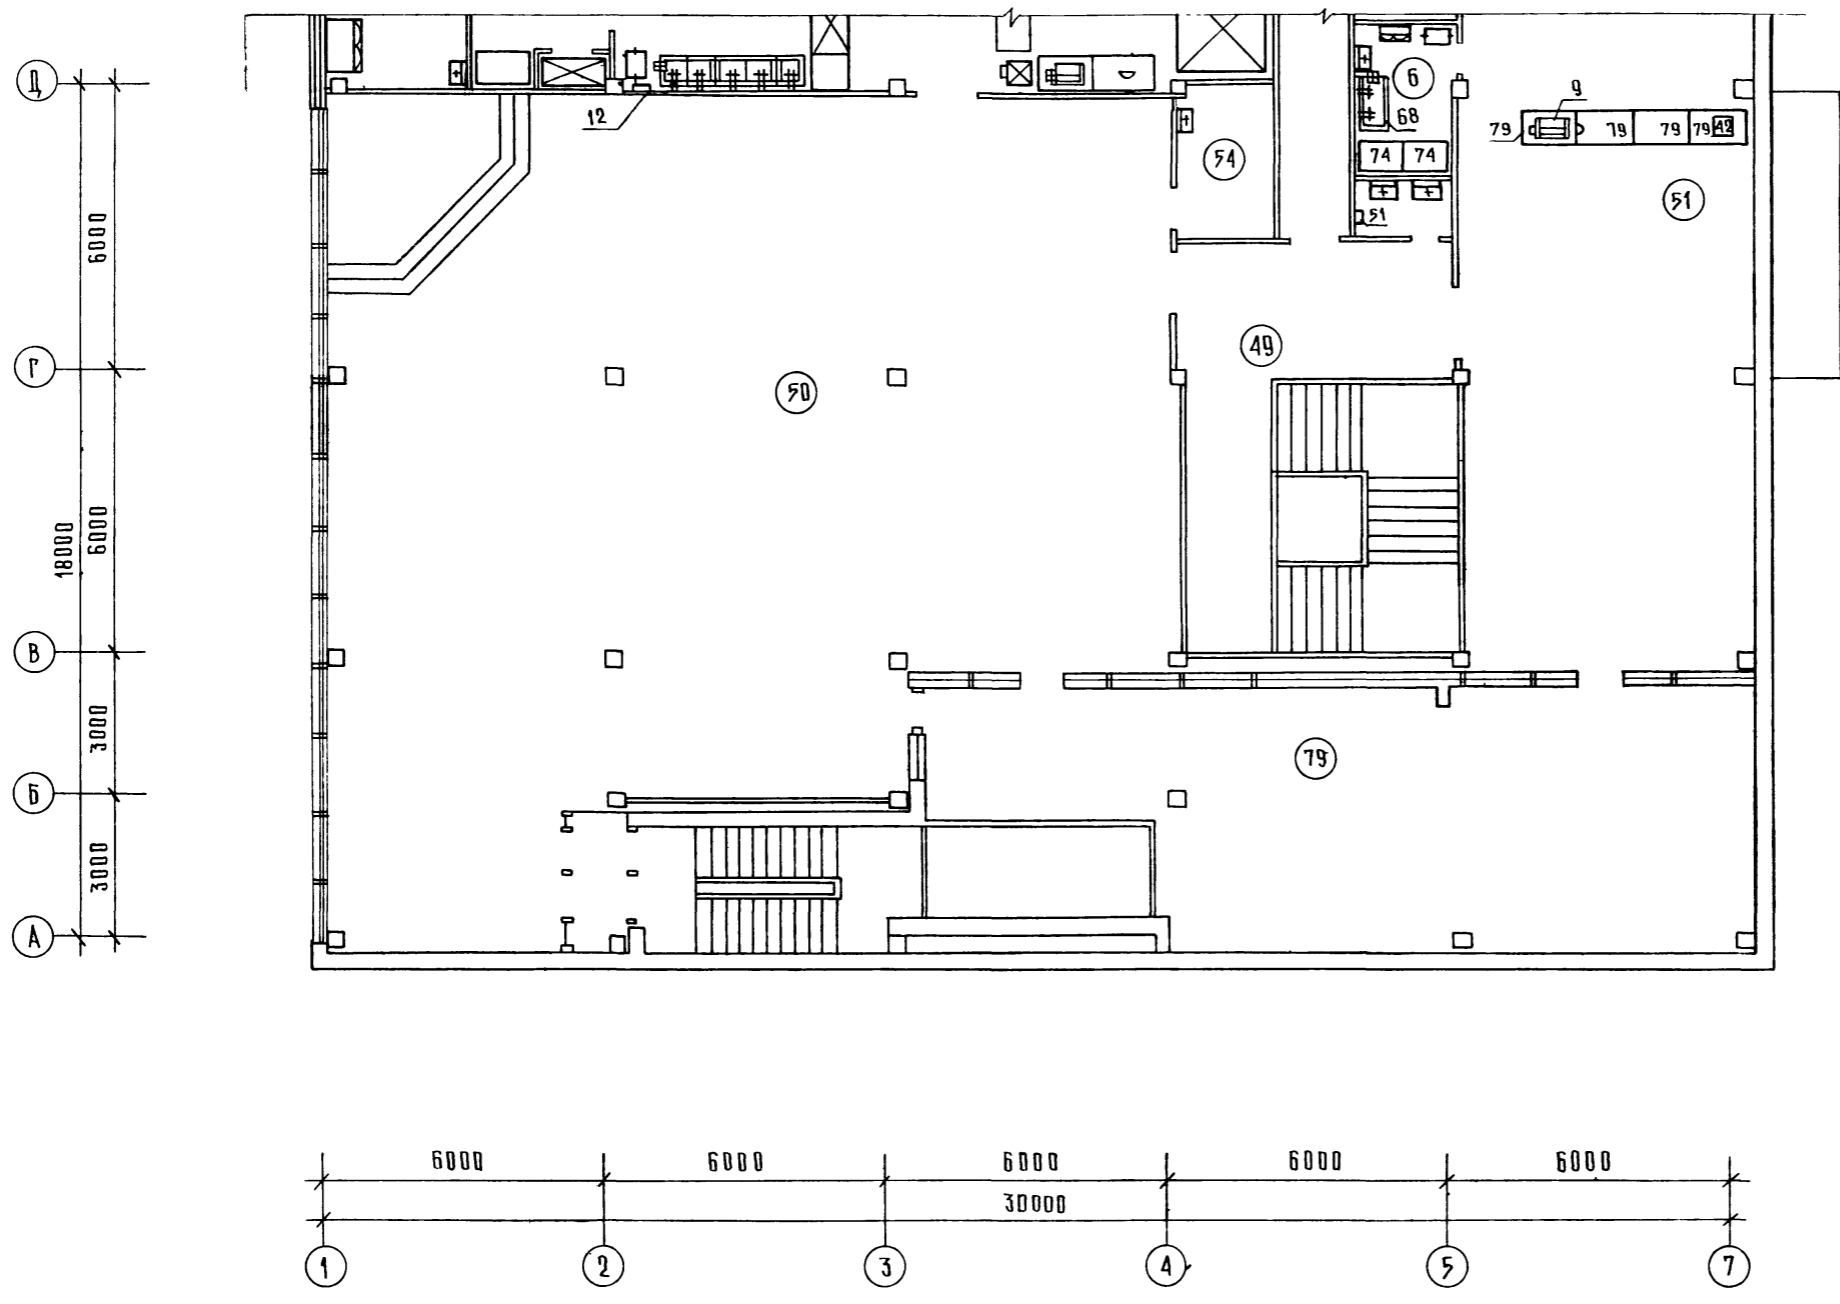

ИНВ. И ПОДА. ПОДПИСЬ И ДАТА. ВЗАМ. ИНВ. И

		ТМ.272-023-22.87		ТХМ	
		Комплексное предприятие общественного питания на 300 мест		Стация	Лист
		План 2 этажа между осями А-Д		П	3
НАЧ. ОТД.	КАЛУГИН			Листов	7
И. КОНТР.	РОМАНОВА			Торгово-бытовых зданий и туристских комплексов	
ГЛАВ.	ПАТРИК			ЦНИИЭП	
РУК. ГР.	АРУШАНОВА				
СТ. ИНЖ.	БЫЧКОВА				

А.А.2

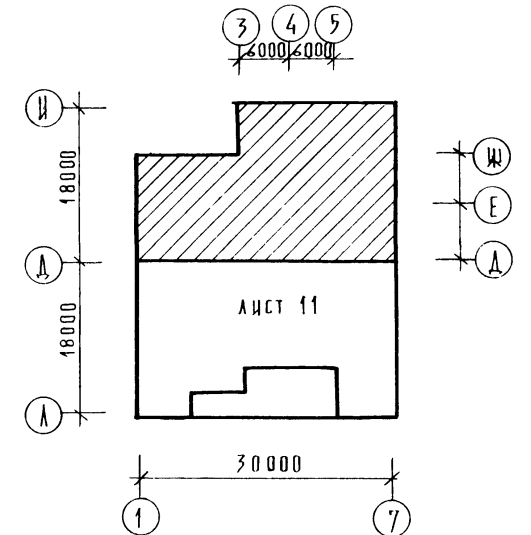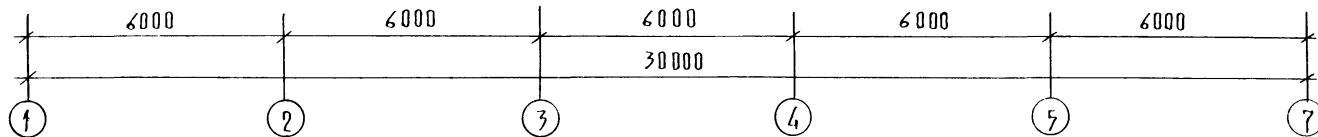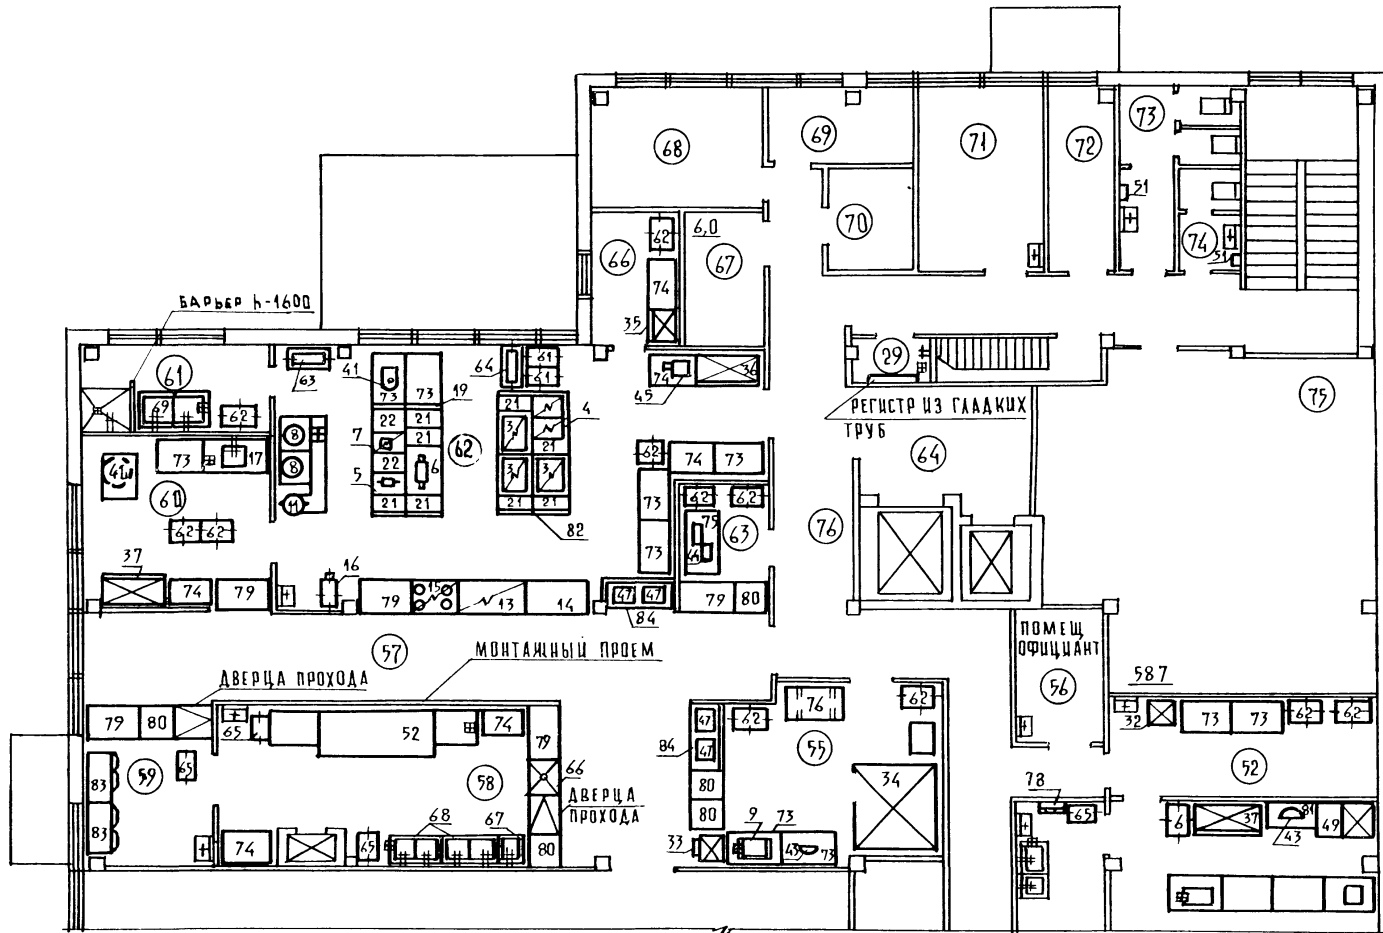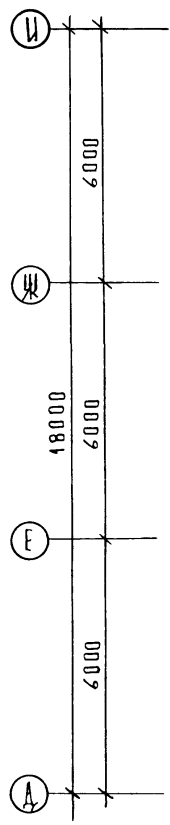

Шифр пола	Подп. и дата	Взам. инж. №

ТМ 272-023-22 87 Т Х М		
Нач. отд.	КАЛУГИН	
Н. контр.	РОМАНОВА	
Г.Ц.П.	ПАТРИК	
Рук. гр.	АРУШАНОВА	
Ст. инж.	БЫЧКОВА	
КОМПЛЕКСНОЕ ПРЕДПРИЯТИЕ ОБЩЕСТВЕННОГО ПИТАНИЯ НА 300 МЕСТ		СТАНЦИЯ ЛИСТ ЛИСТОВ П 4 7
ПЛАН 2 ЭТАЖА МЕЖДУ ОСЯМИ А-Ц.		ЦНИИЭП ТОРГОВО- БЫТОВЫХ ЗАДАНИЙ И ТУРИСТИЧЕСКИХ КОМПЛЕКСОВ

КОПИРОВАЛ *Лопухов*

ФОРМАТ А2

22799-02

Позиция	Наименование и техническая характеристика оборудования. Завод изготовитель (для импортного оборудования страна, фирма)	Тип, марка оборудования Обозначение документа и номер опросного листа	Единица измерения		Код завода-изготовителя	Код оборудования/материала	Цена единицы оборудования, тыс. руб.	Кол-во	Масса единицы оборудования, кг
			Наименование	Код					
1	2	3	4	5	6	7	8	9	10
ОБОРУДОВАНИЕ И МАТЕРИАЛЫ, ПОСТАВЛЯЕМЫЕ ЗАКАЗЧИКОМ									
1	Плита электрическая 500x800x330 N 4,0 кВт	ПЭ-0,17	шт	796		51 5122		1	55
2	Плита электрическая 500x800x850 N-4,0 кВт	ПЭ-0,17-01	"	796		51 5122		-	80
3	Плита электрическая 1000x800x330 N-12,0 кВт	ПЭ-0,51	"	796		51 5122		4	120
4	Шкаф жарочный 500x800x980 N-12,0 кВт	ШЖЭ-0,85	"	796		5151231021		2	140
5	Сковорода электрическая 500x800x330 N-5,0 кВт	СЭ-0,22	"	796		515124		2	100
6	Сковорода электрическая 1200x800x330 N-11,5 кВт	СЭ-0,45	"	796		515124		1	220
7	Фритюрница электрическая 500x800x330 N-7,5 кВт	ФЭ-20	"	796		5151242104		2	50
8	Котел пищеварочный электрический 800x920x1130 N-18,9 кВт	КЭ-100	"	796		5151211103		2	160
9	Электрокофеварка 1030x530x465 N-5,73 кВт	Омния-Рекорд	"	796		515123 1004		-	20
10	Электрокипятильник 450x350x750 N-6,0 кВт	КНЭ-50 МТ	"	796		515125 0000		2	35
11	Электрокипятильник 440x370x800 N-12,0 кВт	КНЭ-100М	"	796				2	
12	Электроводонагреватель h-545 ø255	ЭВ Ф-15	"	796		515171		1	135
13	Стойка раздаточная тепловая 1500x800x850 N-1,5 кВт	СРТЭСМ-М	"	796		515171		1	115
14	Стойка раздаточная 1500x800x850	СРСМ-М	"	796		5151270058		1	80
15	Мармит стационарный электрический 1200x800x330 N-2,5 кВт	МСЭ-84	"	796		5151290038		2	70
16	Шкаф тепловой передвижной 400x600x1025 N-1,26 кв	ШТПЭ-Г	"	796		5151580142		4	114
17	Стол производственный смоечной ванной 1500x800x1600	СПМ 1500	"	796		5151590038		-	170
18	Ферма островная 1600x1580x2180	Ф0-1Б	"	796				-	170
19	Ферма островная 2400x1580x2180	Ф0-24	шт	796		5151590044		1	220
20	Вставка 300x800x330	В-300	"	796		5151580128		4	25
21	Вставка 400x800x330	В-400	"	796		5151580126		6	25
22	Вставка 500x800x330	В-500	"	796		5151580122		3	30
23	Прилавок для горячих напитков 1050x800x850 N-1,0 кВт	ЛС-3	"	796				2	
24	Прилавок витрина холодильный 1600x800x850 N-0,45 кВт	ПВХС-1,0315/лс 1/	"	796		5151131057		1	205
25	Прилавок-касса 1500x800x850 N-0,05 кВт	ЛС-1	"	796				1	90
26	Тележка с выжимным устройством для тарелок 400x600x850	ТВТ-240	"	796		515156 1158		1	50
27	Тележка с выжимным устройством для столовых приборов 400x600x850	ТСП-900	"	796		515156 1176		1	25
28	Тележка с выжимным устройством для подносов 400x600x850	ТВП-120	"	796		515156 1161		1	30
29	Мармит передвижной 400x600x850 N-0,63 кВт	МП-28	"	796		5151270066		3	50
30	Тележка с выжимным устройством для стаканов 400x600x850	ТВС-120	"	796		515156 1164		1	30
31	Тележка с выжимным устройством для тарелок 400x600x850	ТВТ-120	"	796		515156 1155		1	35
32	Электрофризер		"	796				1	
33	Альдогенератор 640x586x1424 N-0,4 кВт	ТОРОС-2	"	796		5151150001		1	115
34	Камера холодильная сборно-разборная 1920x1920x2168 N-0,775 кВт	КХС-2-Б	"	796		5151121012		2	700

ТМП.272-023-2287			ТХМ		
Комплексное предприятие общественного питания на 300 мест					
Н. КОНТР.	РОМАНОВА	Рос	СТАДИЯ	ЛИСТ	ЛИСТОВ
НАЧ. ОТД.	КЛАУГИН	Кл	П	5	7
ГУП	ПАТРИК	Пат	СПЕЦИФИКАЦИЯ ОБОРУДОВАНИЯ		
РУК. ГР.	ДРУШАНОВА	Дру	ЦНИИЭП		
СТ. ИНЖ.	БЫЧКОВА	Бич	ТОРГОВО-БЫТОВЫХ ЗАДАНИЙ И ТУРМЕСТСКИХ КОМПЛЕКСОВ		

ИЗМ. И ПОДЛ. ПОДПИСЬ И ДАТА ВРАМ. ИЛИ ВЧ

1	2	3	4	5	6	7	8	9	10
35	ШКАФ ХОЛОДАЧНЫЙ 800×800×2000 Ж-0,27кВт	ШХ-071	"	796		515111 040		2	180
36	ШКАФ ХОЛОДАЧНЫЙ КОНТЕЙНЕРНЫЙ 1500×800×2000 Ж-0,4кВт	ШХ-1,40 К	"	796		515111 043		3	280
37	ШКАФ ХОЛОДАЧНЫЙ 1500×750×1810 Ж-0,29кВт	ШХ-0,80 М	"	796		515111 014		2	250
38	ПРИАВОК ХОЛОДАЧНЫЙ 2000×800×925 Ж-0,81кВт	ПХН-1-0,40 М	"	796				1	
39	ПРИВОД УНИВЕРСАЛЬНЫЙ 1000×440×910 Ж-0,55кВт	ПУ-0,6	"	796		515135 0014		1	72
40	ПРИВОД УНИВЕРСАЛЬНЫЙ 1100×800×1350 Ж-0,6кВт	П-Ц	"	796		515135 0025		1	100
41	МАШИНА ВЗБИВАЛЬНАЯ 450×300×550 Ж-0,18кВт	МВ-6	"	796		515133 3001		1	35
42	ОХЛАДИТЕЛЬ НАПИТКОВ И СОКОВ	ОМ-24-3	"	796				1	
43	УСТАНОВКА СМЕСИТЕЛЬНАЯ 735×245×515 Ж-0,25кВт	Воронеж-3	ШТ	796		515178 000404		2	25
44	МАШИНА ХЛЕБОРЕЗАТЕЛЬНАЯ 1200×600×730 Ж-0,5кВт	МРХ 200	"	796		515132 5001		2	76
45	МЯСОРУБКА 840×282×480 Ж-1,1кВт	М 2/764	"	796		515132 1001		1	70
46	МАШИНА ОВОЩЕРЕЗАТЕЛЬНАЯ 530×335×460 Ж-0,4кВт	МРО 50-200	"	796		515132 2004		1	55
47	КАССОВЫЙ АППАРАТ 346×342×341 Ж-0,075кВт	ОКА 4441	"	796		40175 200151		4	28
48	КАССОВЫЙ АППАРАТ 456×355×435 Ж-0,075кВт	ОКА 4401	"	796		40175 200121		1	38
49	СЕКЦИЯ НИЗКОТЕМПЕРАТУРНАЯ 1260×840×860 Ж-0,39кВт	СН 015	"	796		515113 2011		3	140
50	ПРИАВОК НИЗКОТЕМПЕРАТУРНЫЙ 2000×800×900 Ж-0,81кВт	ПХН-1 0,4 М	"	796		515113 2006		—	210
51	ЭЛЕКТРОПОЛОТЕНЦЕ 305×115×235 Ж-1,05кВт	ЭРА	"	796		3466878 0011		9	3,2
52	МАШИНА ПОСУДОМОЕЧНАЯ 4840×1080×1350 Ж-40,8кВт	ММУ-2000	"	796		515151 1008		1	900
53	МАШИНА ПОСУДОМОЕЧНАЯ 1865×785×1500 Ж-16,3кВт	МПУ 700	"	796		515151 1068		—	180
54	СЕКЦИЯ-СТОЛ С ОХЛАЖДАЕМЫМ ШКАФОМ 1680×840×860 Ж-0,31кВт	СОЗСМ-2	"	796		515113 1061		1	275
55	ВИТРИНА ДВУХЪРУСНАЯ ДВУХСТОРОННЯЯ 1800×1350×1350 Ж-0,75кВт	ВХС 1-0,315	"	796				1	
56	ПРИАВОК-ВИТРИНА ДЛЯ БУФЕТОВ 2060×840×1035 Ж-2,79кВт	ПВ-Ш	"	796		5151131 026		—	380
57	ПРИАВОК-ВИТРИНА 1800×750×1800 Ж-0,7кВт	ТАМР-146	"	796		515113 1038		3	350
58	ПРИАВОК-ВИТРИНА 2040×1040×900 Ж-0,43кВт	Пингвин ВС	"	796		515113 1041		1	350
59	КОНТЕЙНЕР ПРОВОЛОЧНЫЙ ПЕРЕДВИЖНОЙ 600×600×900	0902	"	796				6	
60	СТОЛ ДЛЯ УПАКОВКИ ТОВАРОВ 900×600×750	0809	"	796				2	
61	СТЕЛЛАЖ ПЕРЕДВИЖНОЙ 680×400×1500	СП-125	"	796		515156 1038		20	31
62	СТЕЛЛАЖ ПЕРЕДВИЖНОЙ 670×400×1500	СП-230	"	796		515156 1041		25	46
63	ТЕЛЕЖКА ПОДЪЕМНАЯ 946×410×1250	ТП-80	"	796		515156 2028		2	44
64	ТЕЛЕЖКА ПОДЪЕМНАЯ 1030×410×1250	ТП-80 К	"	796		515156 2031		1	46
65	ТЕЛЕЖКА ДЛЯ СБОРА ПОСУДЫ 767×470×890	ТП	"	796				3	
66	СТОЛ ДЛЯ СБОРА ОСТАТКОВ ПИЦЦЫ 860×660×900			796				2	
67	ВАННА МОЕЧНАЯ 630×630×860	ВМСМ-1	ШТ	796				2	
68	ВАННА МОЕЧНАЯ 1260×630×860	ВМСМ-2	"	796				5	
69	ВАННА МОЕЧНАЯ 1680×840×860	ВМСМ-6	"	796				1	
70	КАССОВАЯ КАБИНА 1400×1000×1200	ЗКК1-7	"	796				1	
71	ВСТАВКА 500×800×850	В-500-01	"	796				1	50
72	СТОЛ ПРОИЗВОДСТВЕННЫЙ ДЛЯ СРЕДСТВ МАЛОИ МЕХАНИ- ЗАЦИИ 1500×800×900	СПММ-1500	"	796		515158 0145		1	110

				ТМР 272-023-22 87		ТХМ		
				КОМПЛЕКСНОЕ ПРЕДПРИЯТИЕ ОБЩЕСТВЕННОГО ПИТАНИЯ НА 300 МЕСТ		Станд	Лист	Листов
НАЧ. ОТА	КАЛУГИН	<i>[подпись]</i>		П	6	7		
И. КОНТР.	СЫМАНОВА	<i>[подпись]</i>						
Г. Ц. П.	ПАТРИК	<i>[подпись]</i>						
ДУК. ГР.	АРУШАНОВА	<i>[подпись]</i>						
СТ. ИНЖ.	БЫЧКОВА	<i>[подпись]</i>						
				СПЕЦИФИКАЦИЯ ОБОРУДОВАНИЯ		ЦНИИЭП		
				КОПИРОВАА		ФОРМАТ А2		

